


4. 検査項目		凡例 X : 点検済	
1. 構造設備	(イ) 基礎設備	X	
	(ロ) 耐火構造の防火設備	X	
2. 設備設備	(イ) 換気設備	X	
	(ロ) 排水設備	X	
3. 排水設備	(イ) 洗面台、浴槽・トイレ	X	
	(ロ) 手洗機、洗面設備	X	
4. 給湯設備	(イ) 給湯器、熱交換器設備等	X	
	(ロ) 給湯器	X	
5. 排水設備	(イ) 排水設備	X	
	(ロ) 排水溝、浴槽排水	X	
6. 非常時の避難設備	(イ) 避難経路、避難器具	X	
	(ロ) 非常時の避難設備	X	

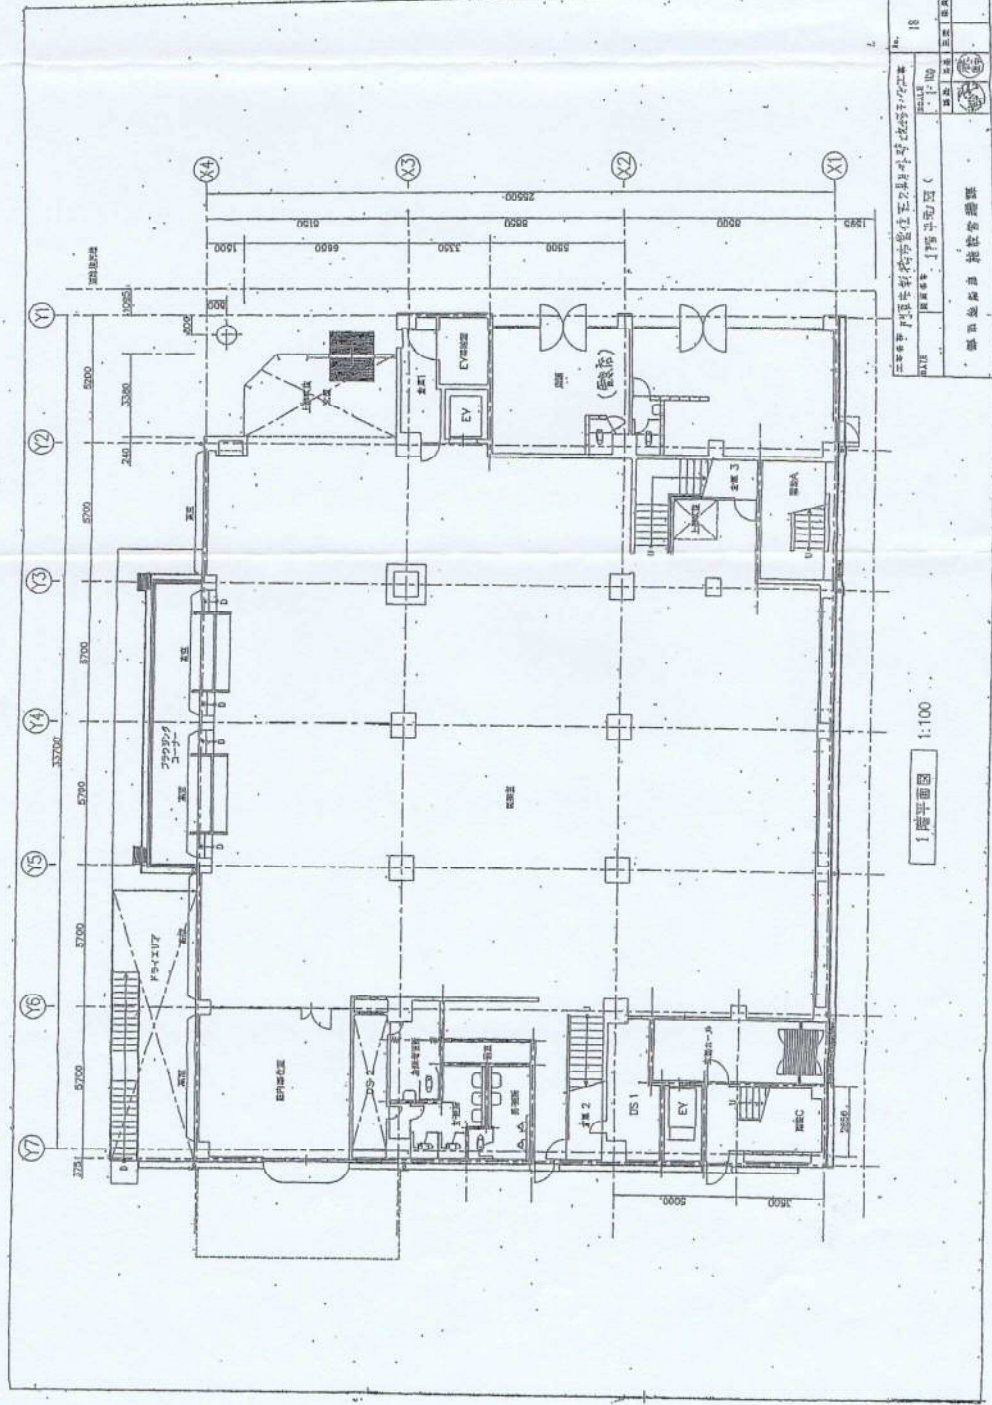

1階平面図 1:100

建築士 株式会社 建築士事務所

図名 1階平面図

図番 101


縮尺 1:100

作成日 2018年10月

作成者 〇〇〇

承認者 〇〇〇

設備項目		凡例 X: 設備標準
1. 構造設備	(A) 鋼骨構造	X
	(B) 鋼骨RC構造	
2. 外装設備	(A) 外装仕上げ	X
	(B) 外装仕様	
3. 給水設備	(A) 水道管止、多分岐・水ノ刀圧送	X
	(B) 多分岐・水ノ刀圧送	X
4. 排水設備	(A) 排水管 (排水設備標準仕様)	X
	(B) 排水管	
5. 排水設備	(A) 排水設備	X
	(B) 排水設備仕様	
6. 非常時避難設備	(A) 非常時避難設備 (非常時) 避難設備 (標準)	X
	(B) 非常時避難設備 (非常時) 避難設備 (標準)	X

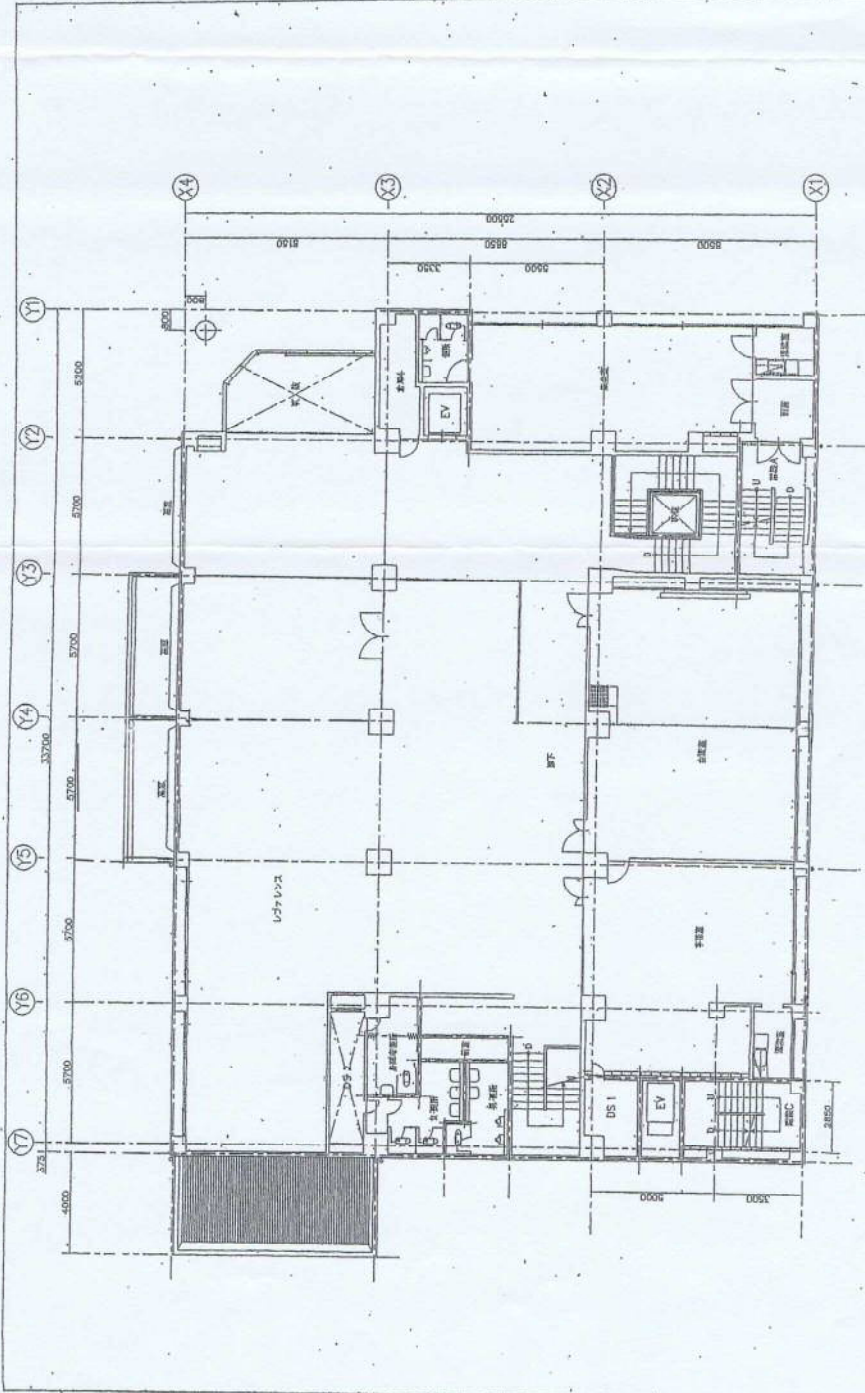

工程名称 門川市庁舎管内電気の設備工事
 図名 2階平面図
 図番 19
 設計者 株式会社 建築設計
 監理者 株式会社 建築設計
 作成者 株式会社 建築設計

2階平面図 1:100

西面

窗子

A


1400

5000

5000

2500

1800

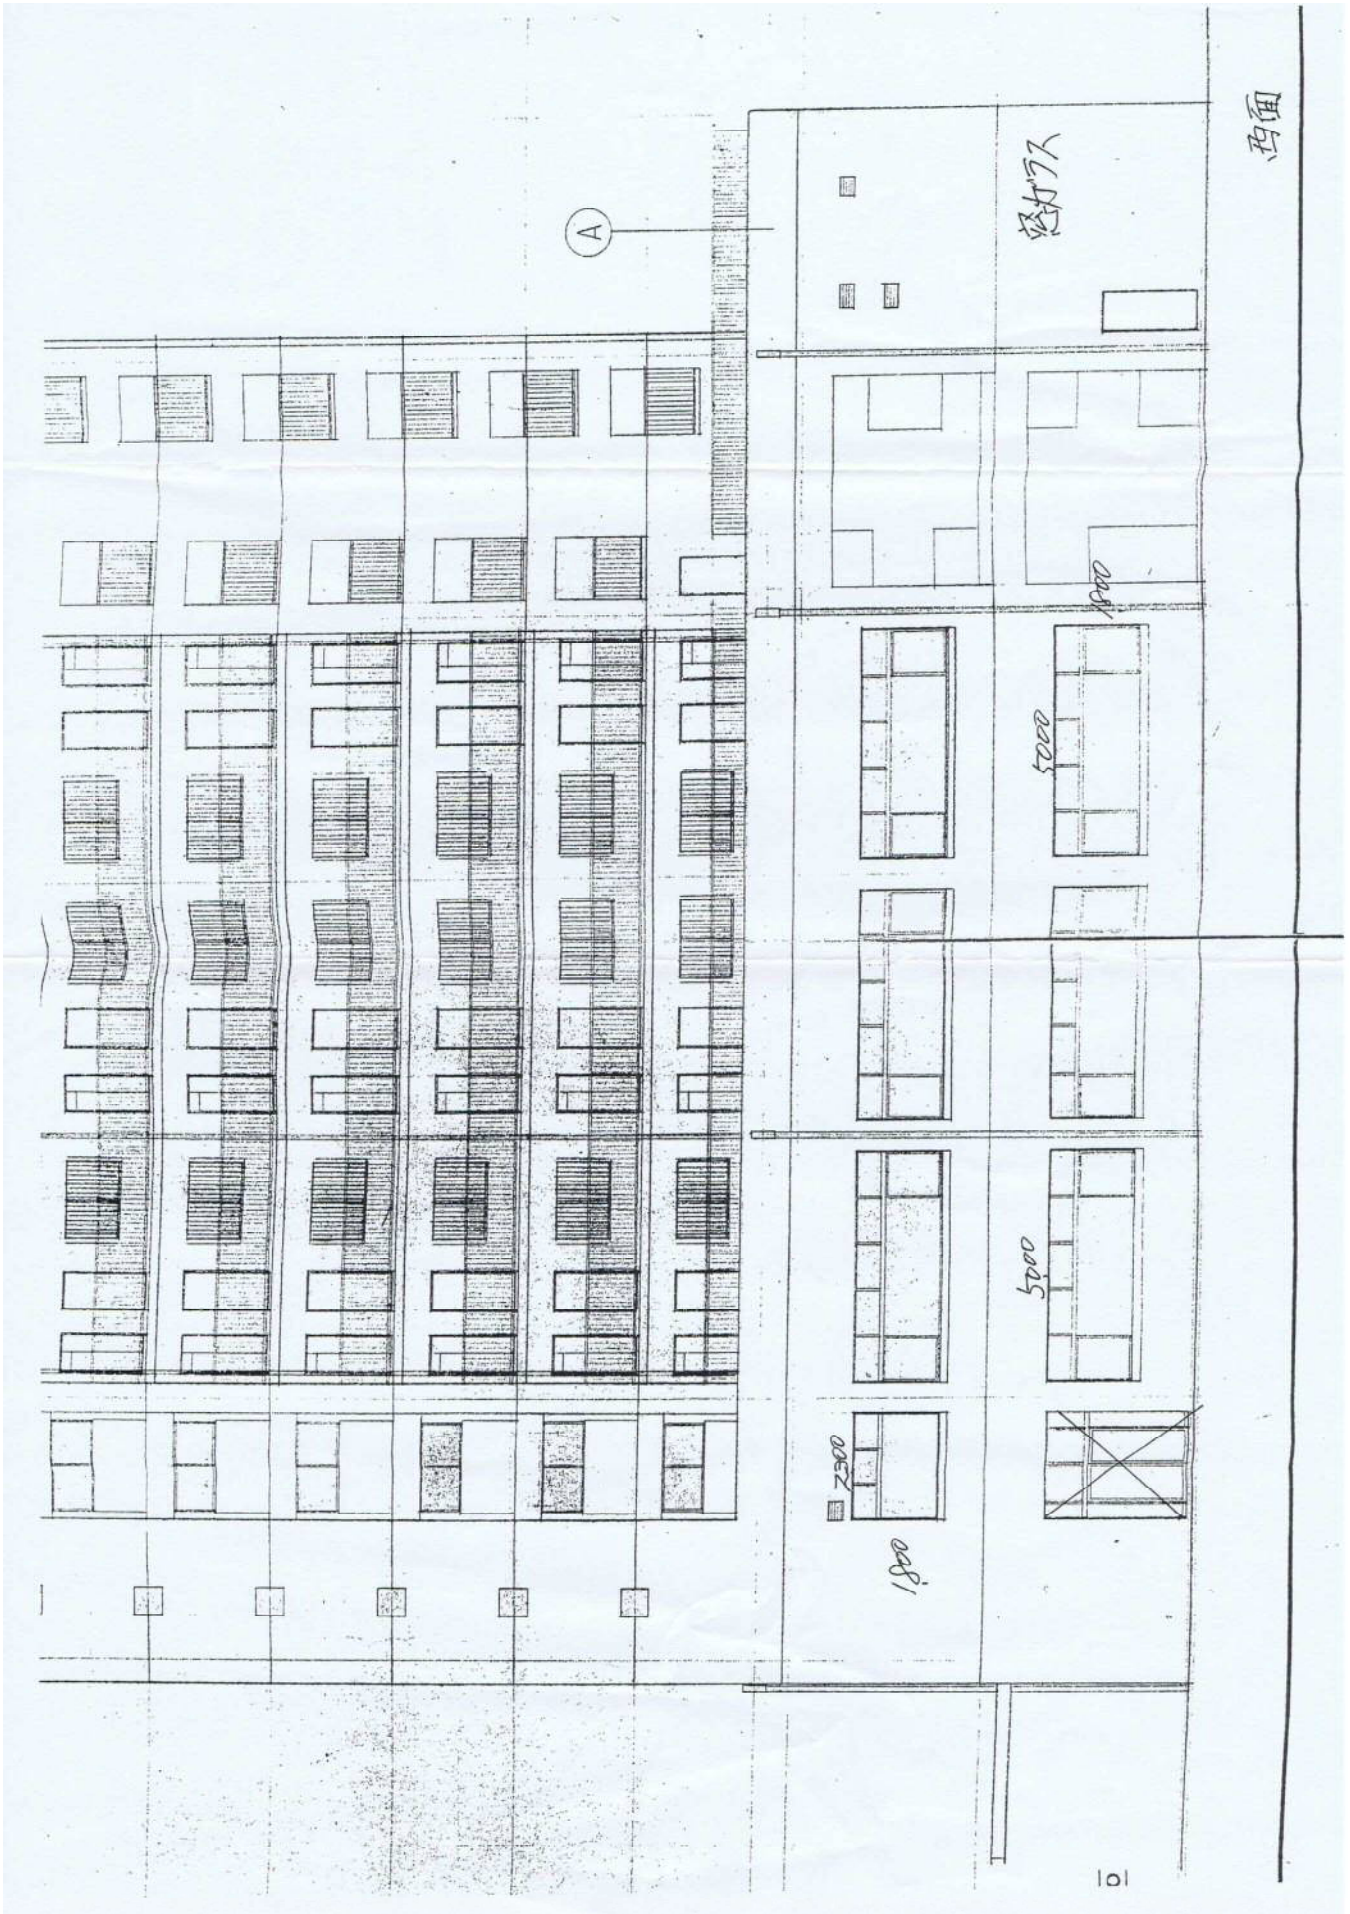


東面



窓ガラス
北面はなし

100

南面

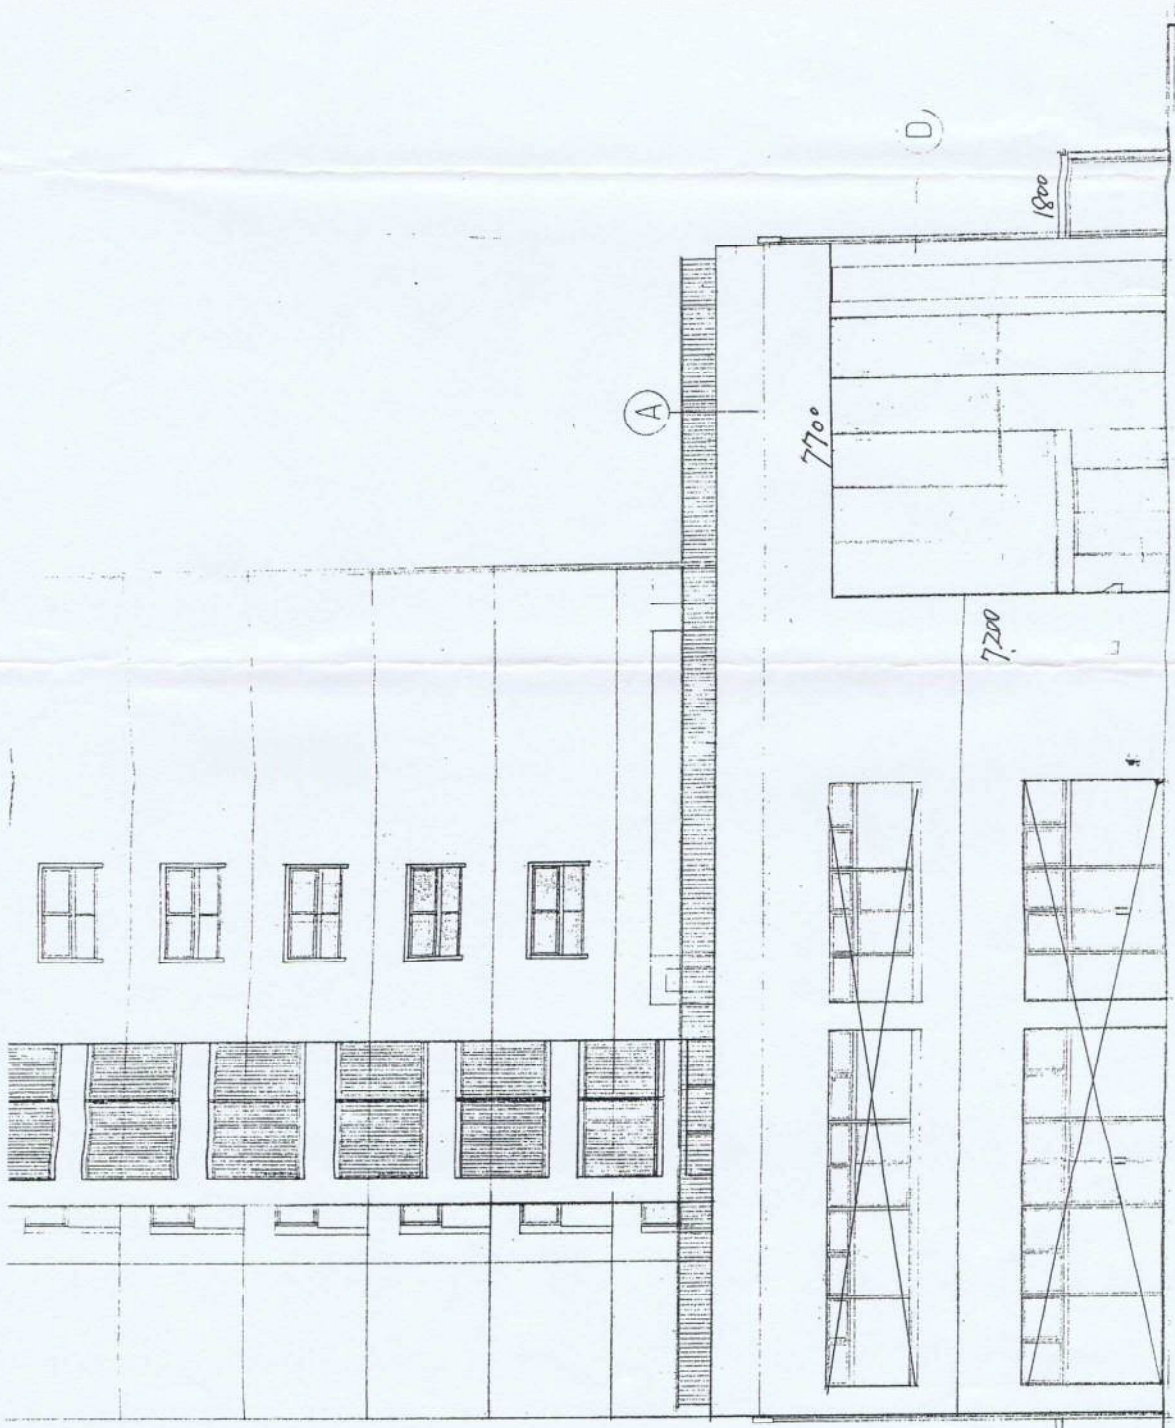

3477